
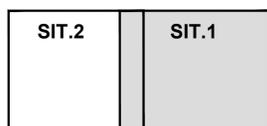
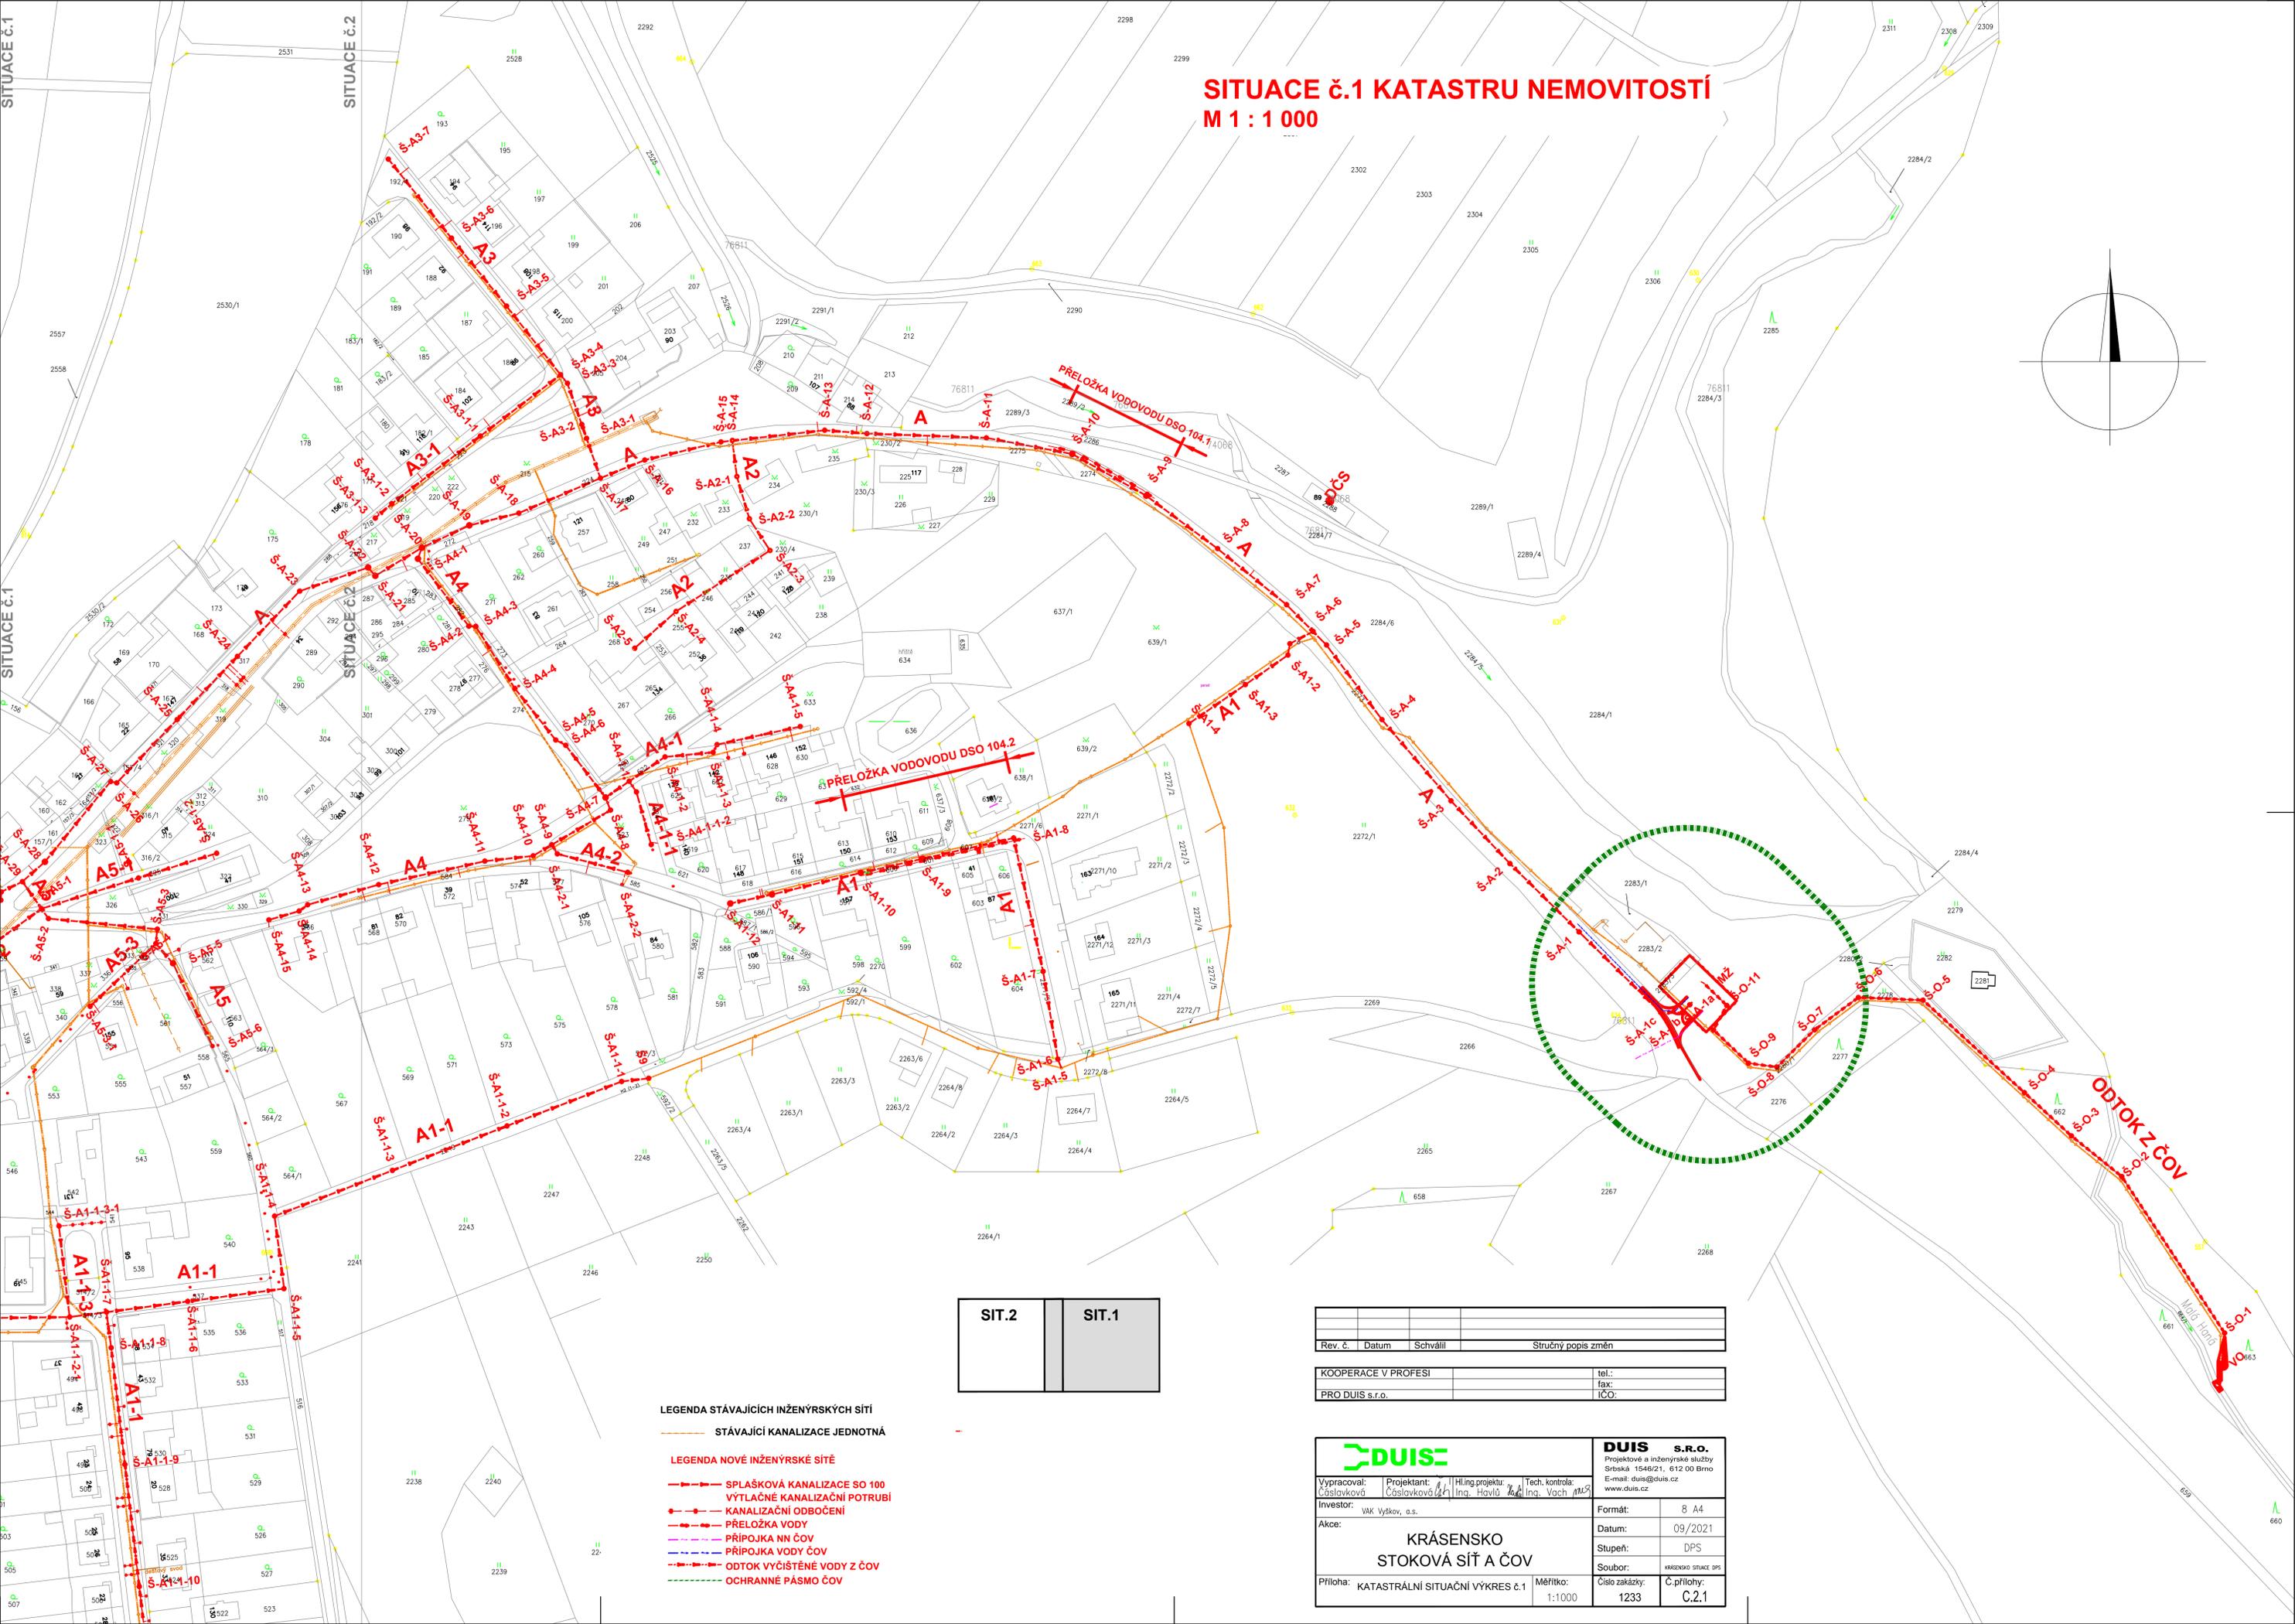


SITUACE č.1 KATASTRU NEMOVITOSTÍ

M 1 : 1 000

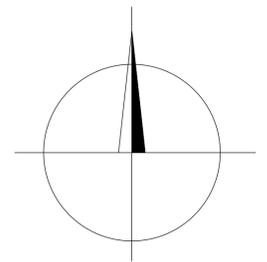

LEGENDA STÁVAJÍCÍCH INŽENÝRSKÝCH SÍTÍ

— STÁVAJÍCÍ KANALIZACE JEDNOTNÁ

LEGENDA NOVÉ INŽENÝRSKÉ SÍTĚ

- SPLAŠKOVÁ KANALIZACE SO 100
- VÝTLAČNÉ KANALIZAČNÍ POTRUBÍ
- KANALIZAČNÍ ODBOČENÍ
- PŘELOŽKA VODY
- PŘÍPOJKA NN ČOV
- PŘÍPOJKA VODY ČOV
- ODTOK VYČISTĚNÉ VODY Z ČOV
- OCHRANNÉ PÁSMO ČOV

Rev. č.	Datum	Schválil	Stručný popis změn
KOOPERACE V PROFESI		tel.:	
PRO DUIS s.r.o.		fax:	
		IČO:	

		DUIS s.r.o. Projektové a inženýrské služby Srtská 1546/21, 612 00 Brno E-mail: duis@duis.cz www.duis.cz	
		Vypracoval: Časlavková Investor: VAK Vyškov, a.s. Akce:	Projektant: Ing. Havlík Inženýrský projekt: Ing. Vach Tech. kontrola: Ing. Vach
Příloha: KATASTRÁLNÍ SITUACNÍ VÝKRES č.1		Měřítko: 1:1000	Číslo zakázky: 1233 Č.přílohy: C.2.1
KRÁSENSKO STOKOVÁ SÍŤ A ČOV			