
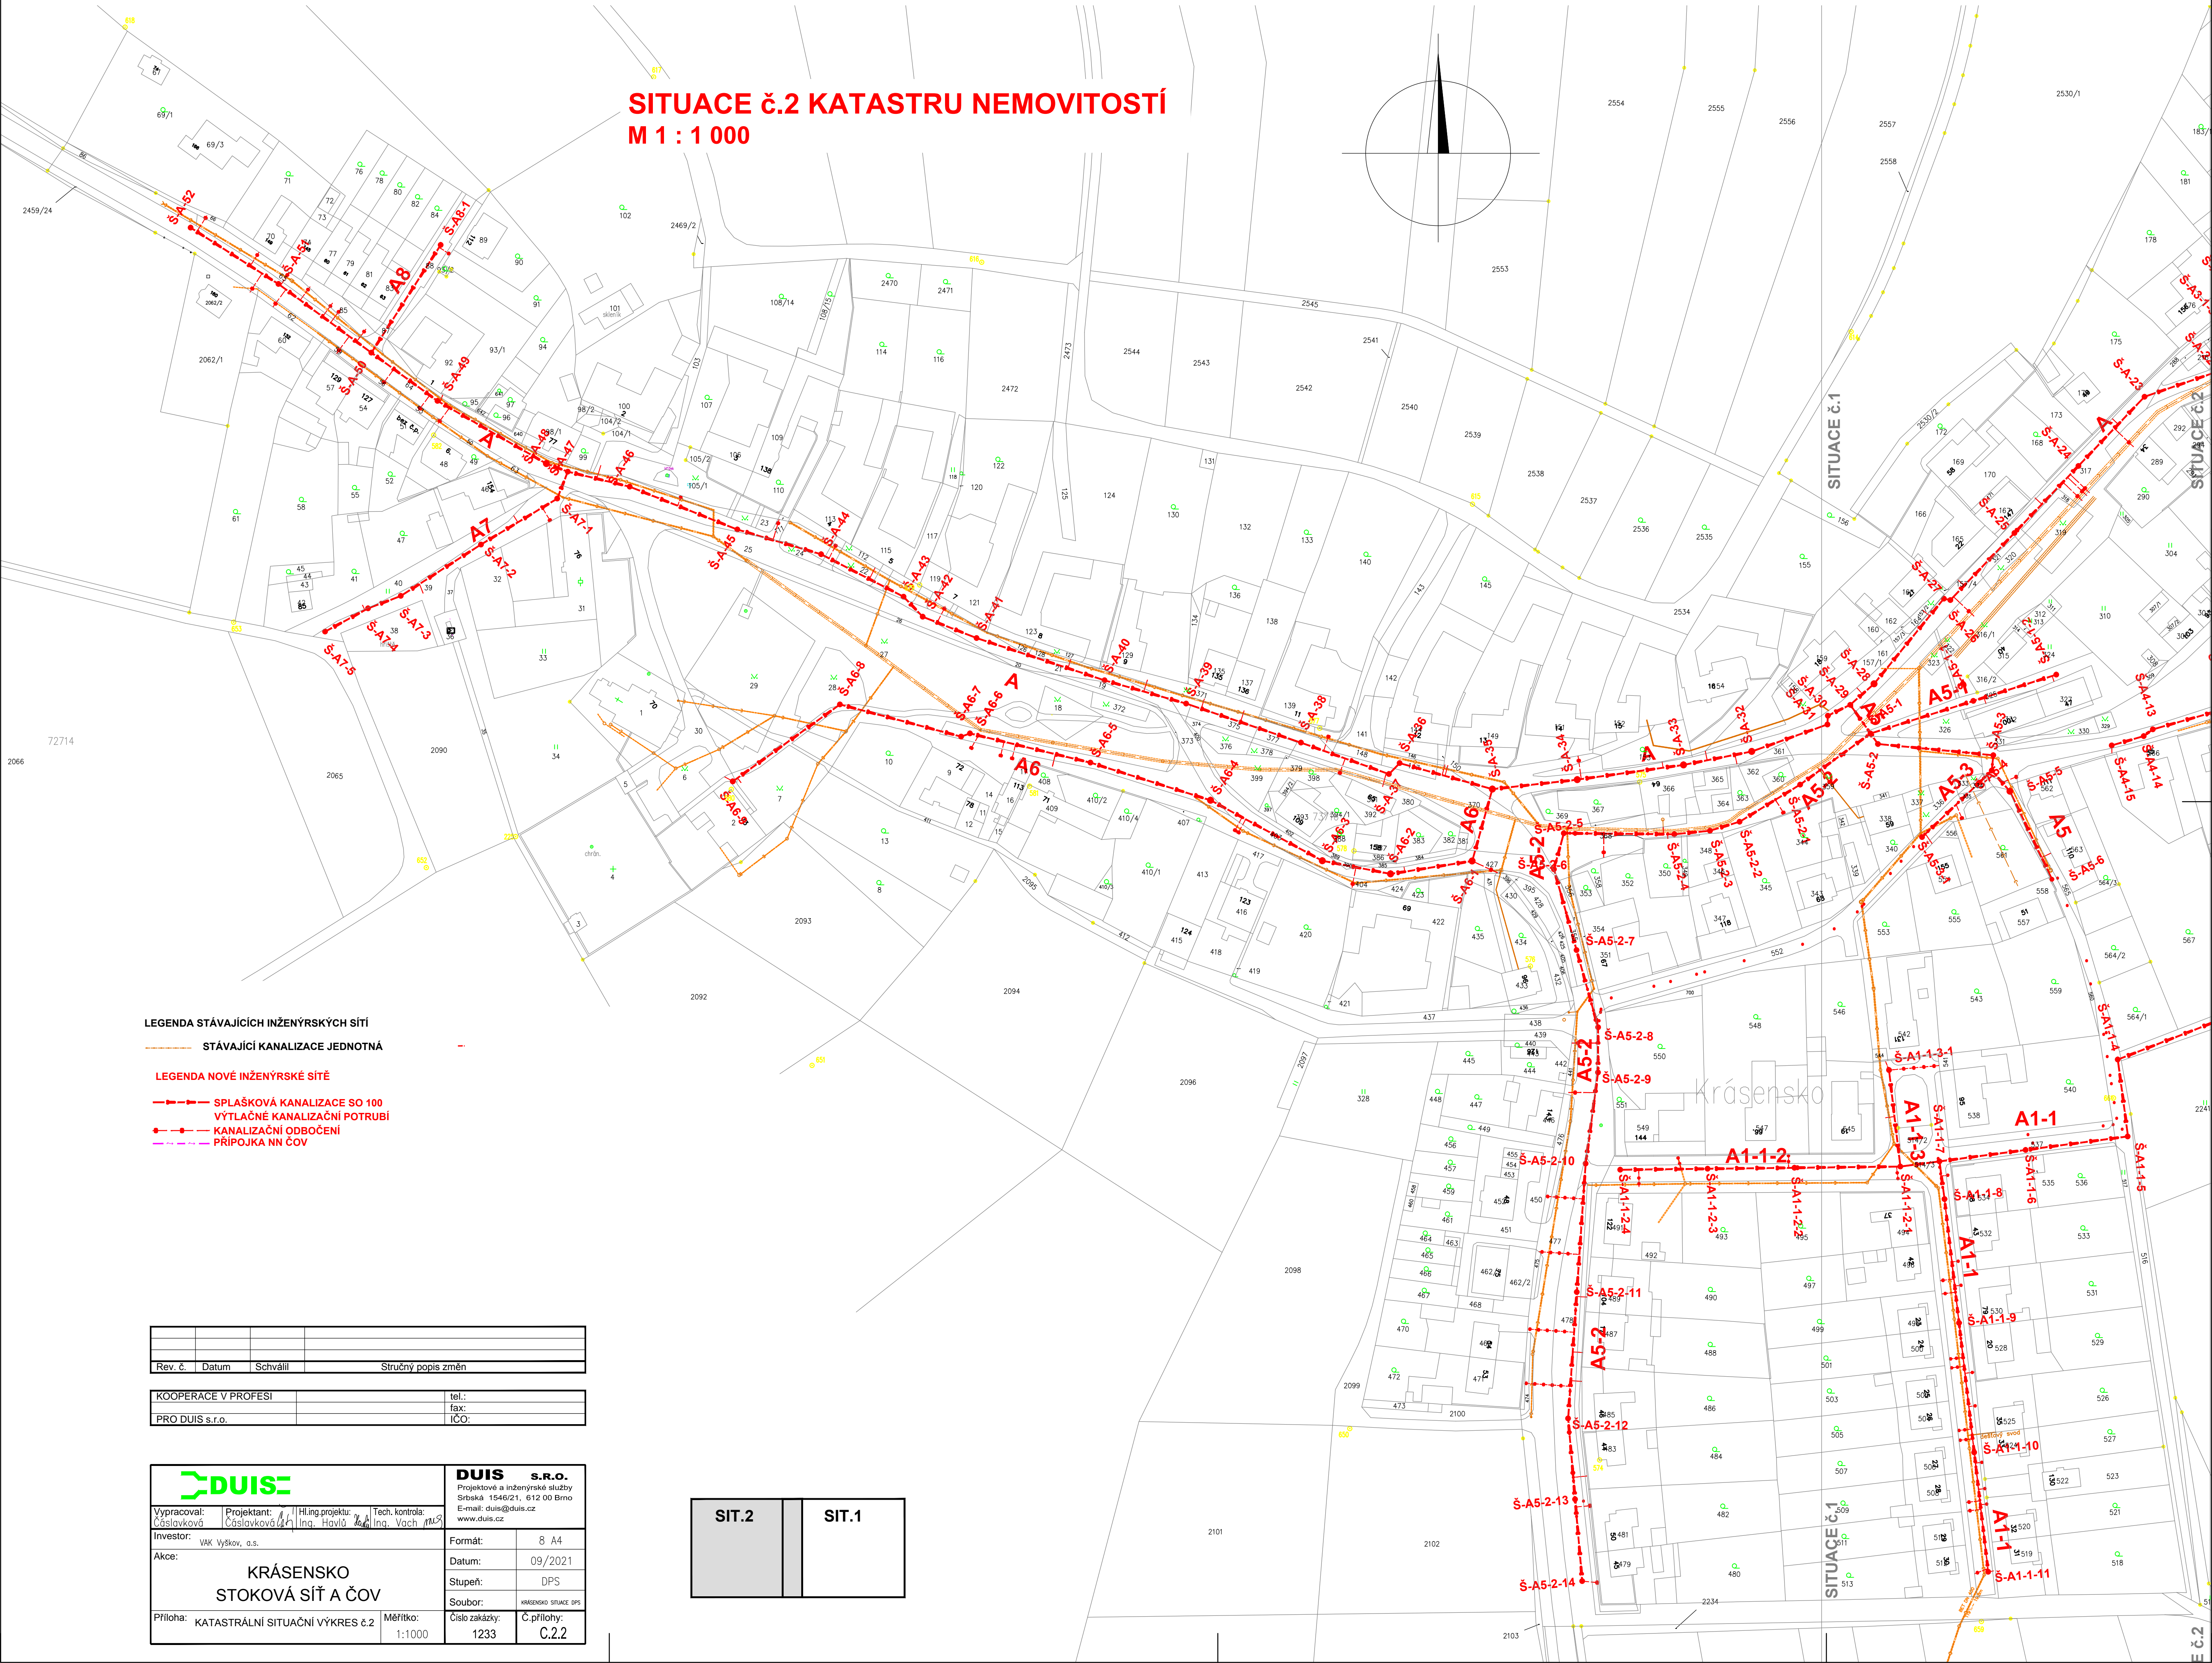


SITUACE č.2 KATASTRU NEMOVITOSTÍ

M 1 : 1 000

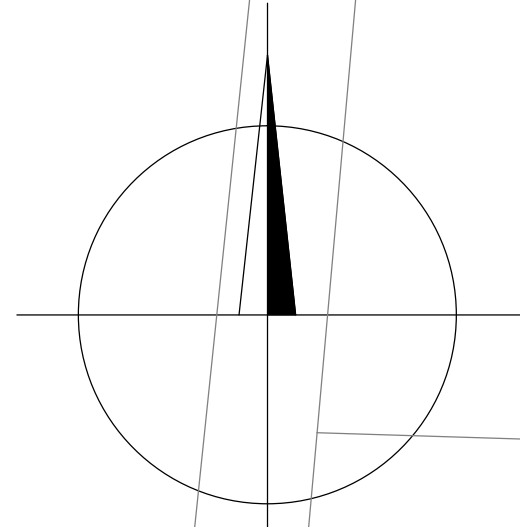

LEGENDA STÁVAJÍCÍCH INŽENÝRSKÝCH SÍTÍ

STÁVAJÍCÍ KANALIZACE JEDNOTNÁ

LEGENDA NOVÉ INŽENÝRSKÉ SÍTÍ

- SPLAŠKOVÁ KANALIZACE SO 100
- VYTLAČNÉ KANALIZAČNÍ POTRUBÍ
- KANALIZAČNÍ ODBOČENÍ
- PŘÍPOJKA NN ČOV

Rev. č.	Datum	Schválil	Stručný popis změn

KOOPERACE V PROFESI	tel.:
PRO DUIS s.r.o.	fax:
	IČO:

		DUIS s.r.o. Projektové a inženýrské služby Srbská 1546/21, 612 00 Brno E-mail: duis@duis.cz www.duis.cz	
Vypracoval: Časlavková	Projektant: Časlavková	Hi.ing.projekt: Ing. Havlík	Tech. kontrola: Ing. Vach
Investor: VAK Vyškov, o.s.		Formát: 8 A4	Datum: 09/2021
Akce: KRÁSENSKO STOKOVÁ SÍŤ A ČOV		Stupeň: DPS	Soubor: KRÁSENSKO SITUACE DPS
Příloha: KATASTRÁLNÍ SITUAČNÍ VÝKRES č.2	Měřítko: 1:1000	Číslo zakázky: 1233	Č.přílohy: C.2.2

SIT.2	SIT.1
-------	-------