


SITUACE KANALIZACE č. 1

M 1 : 500

KLAD LISTŮ MAP

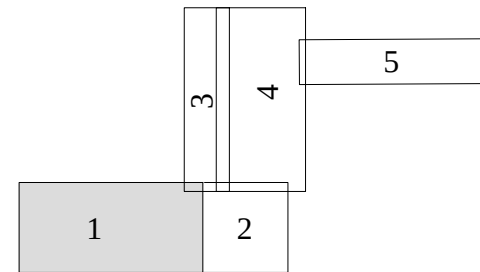


LEGENDA STÁVAJÍCÍCH INŽENÝRSKÝCH SÍTÍ

- NADZEMNÍ VEDENÍ NN (EON)
- PODZEMNÍ VEDENÍ NN (EON)
- NADZEMNÍ VEDENÍ VN (EON)
- NADZEMNÍ VEDENÍ SDĚLOVACÍ (ČETIN)
- PODZEMNÍ VEDENÍ SDĚLOVACÍ (ČETIN)
- PLYN STL (RWE)
- PLYN VTL (RWE)
- STÁVAJÍCÍ VODOVODNÍ ŘÁD
- STÁVAJÍCÍ KANALIZACE JEDNOTNÁ

LEGENDA NOVÉ INŽENÝRSKÉ SÍTĚ

- SPLAŠKOVÁ KANALIZACE GRAVITAČNÍ
- KANALIZAČNÍ ODBOČENÍ

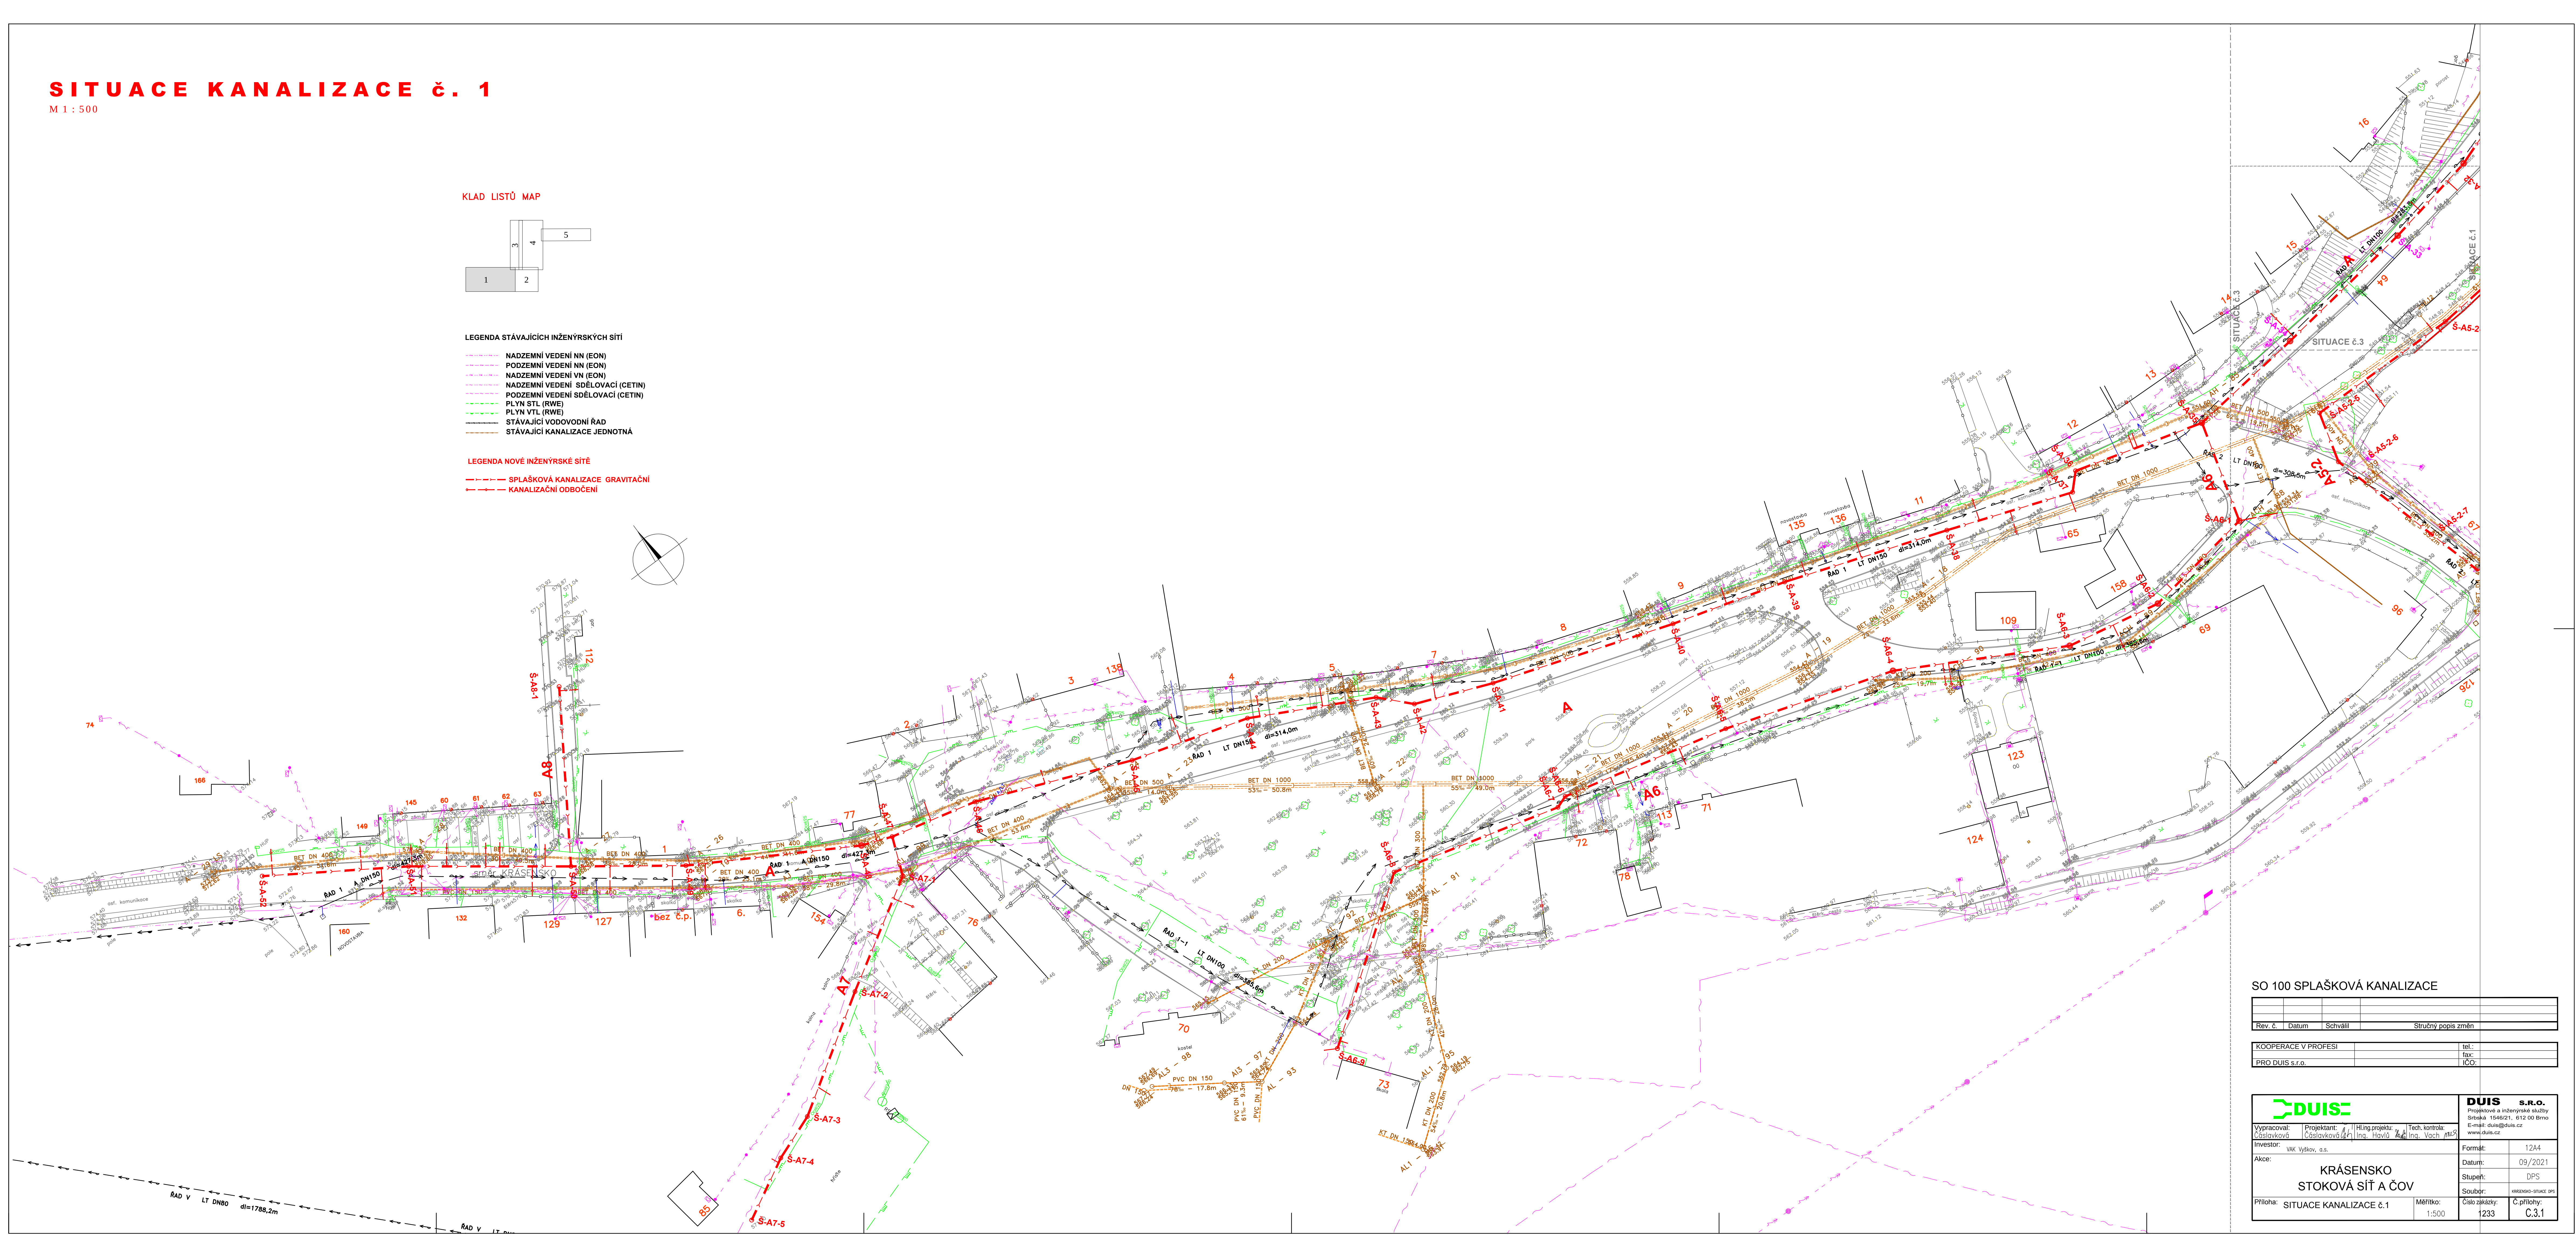

SO 100 SPLAŠKOVÁ KANALIZACE

Rev. č.	Datum	Schválil	Stručný popis změn

KOOPERACE V PROFESI	tel:
PRO DUIS s.r.o.	fax:
	ICO:

DUIS s.r.o. Projektové a inženýrské služby Srobná 1540/21, 612 00 Brno E-mail: dui@duis.cz www.duis.cz		DUIS s.r.o. Projektové a inženýrské služby Srobná 1540/21, 612 00 Brno E-mail: dui@duis.cz www.duis.cz	
Vypracoval: Václav Václavík	Projektoval: Ing. Václav Václavík	Tech. kontrola: Ing. Václav Václavík	Formát: 12A4
Investor: Václav Václavík, s.r.o.			Datum: 09/2021
Akce: KRAŠENSKO STOKOVÁ SÍŤ A ČOV			Stupeň: DPS
Příloha: SITUACE KANALIZACE č. 1			Soubor: KRAŠENSKO-STUČE.DWG
Měřítko: 1:500		Číslo zakázky: 1233	Č.přílohy: C.3.1